


PRZEKRÓJ A-A

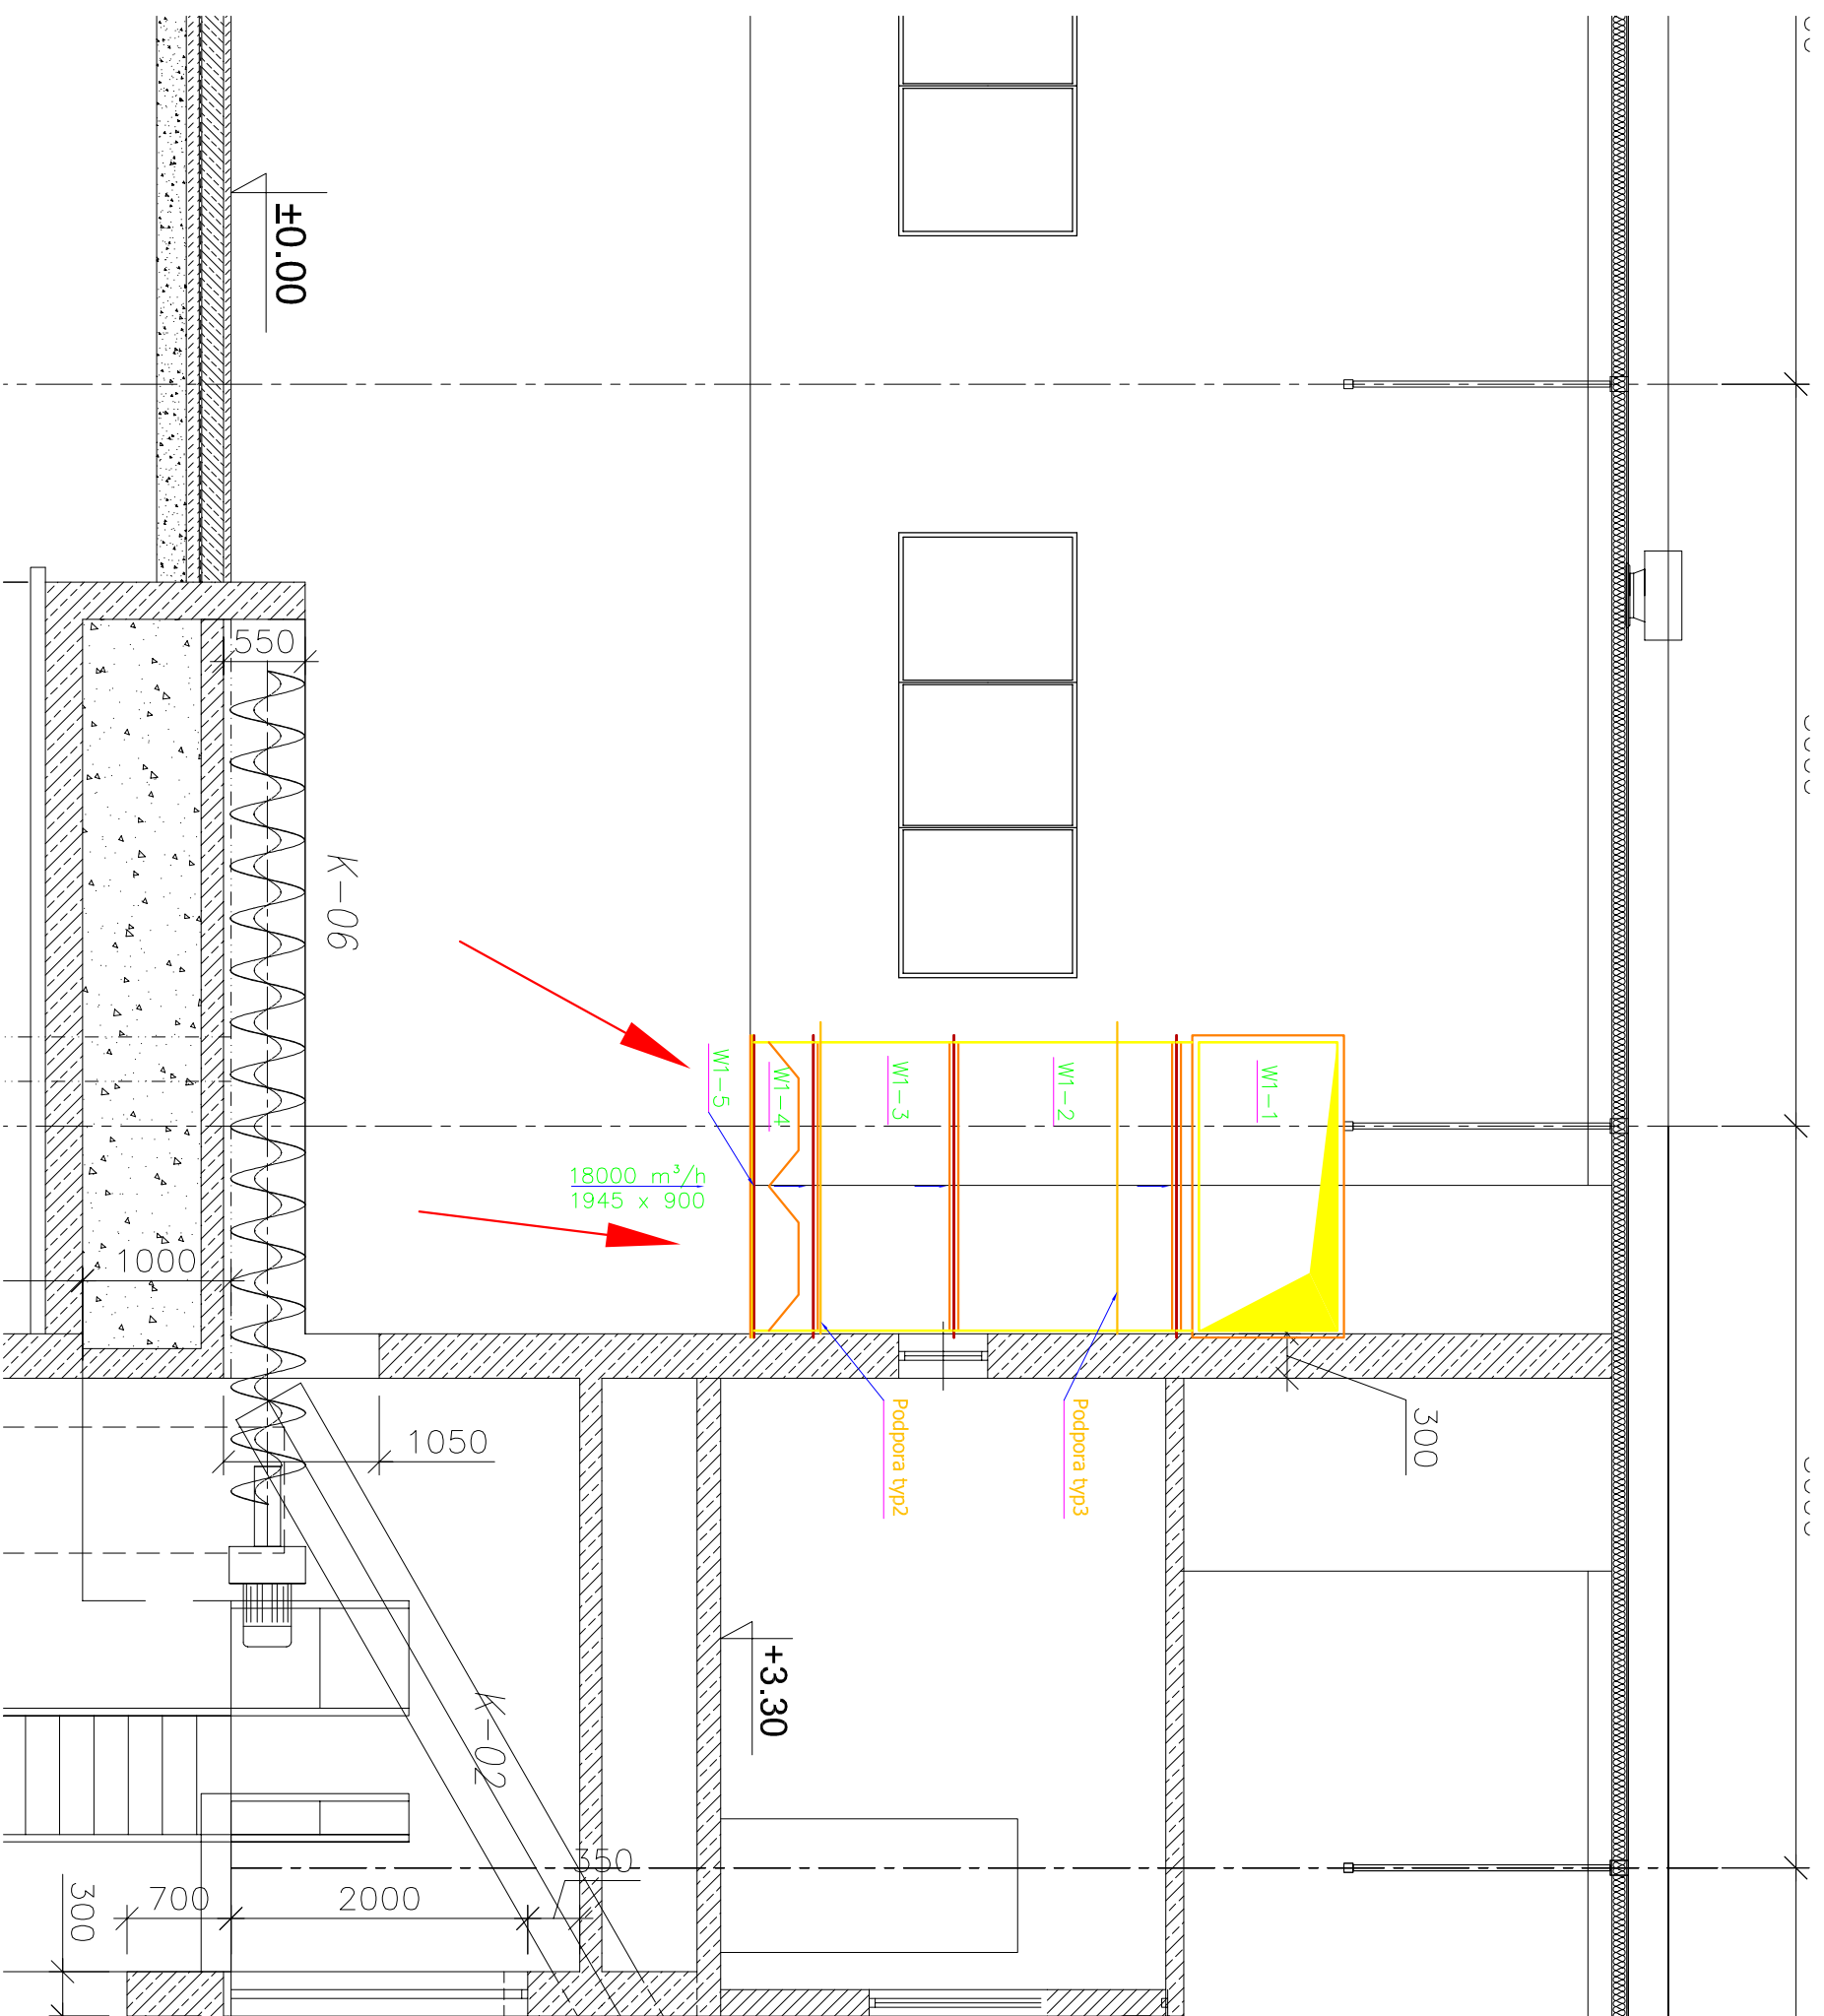

JEDNOSTKA PROJEKTOWA

Projektowanie sieci i obiektów wod-kan
KAMFBUD
 NIP: 679-256-51-97
 e-mail: kamfbud@gmail.com
 tel. 0 660 48 47 46

INWESTOR

Przedsiębiorstwo Wodociągów i Kanalizacji
"WODNIK" Spółka z o.o.
 w Jeleniej Górze
 58-560 Jelenia Góra,
 Pl. Piastowski 12

ZADANIE

Remont i modernizacja wewnętrznej instalacji wentylacji w hali Kompostowni Osadu, ob. 45 zlokalizowanej na terenie Miejskiej Oczyszczalni Ścieków w Jeleniej Górze

TYTUL RYSUNKU

PRZEKRÓJ A-A

PROJEKTOWAŁ

mgr inż. **GRZEGORZ FUNEK**

PODPIS

UPR. PROJ. MAP/0257/POOS/04
 w spec. Instalacji w zakresie siad. Instalacji urządzeń
 ciepłotypl. wentylacyjnych, gazowych, wod-kan

OPRACOWAŁ

mgr inż. **GRZEGORZ FUNEK**

PODPIS

SKALA:

1:50

DATA:

styczeń 2010

NR RYSUNKU:

3