


# PRZEKRÓJ B-B

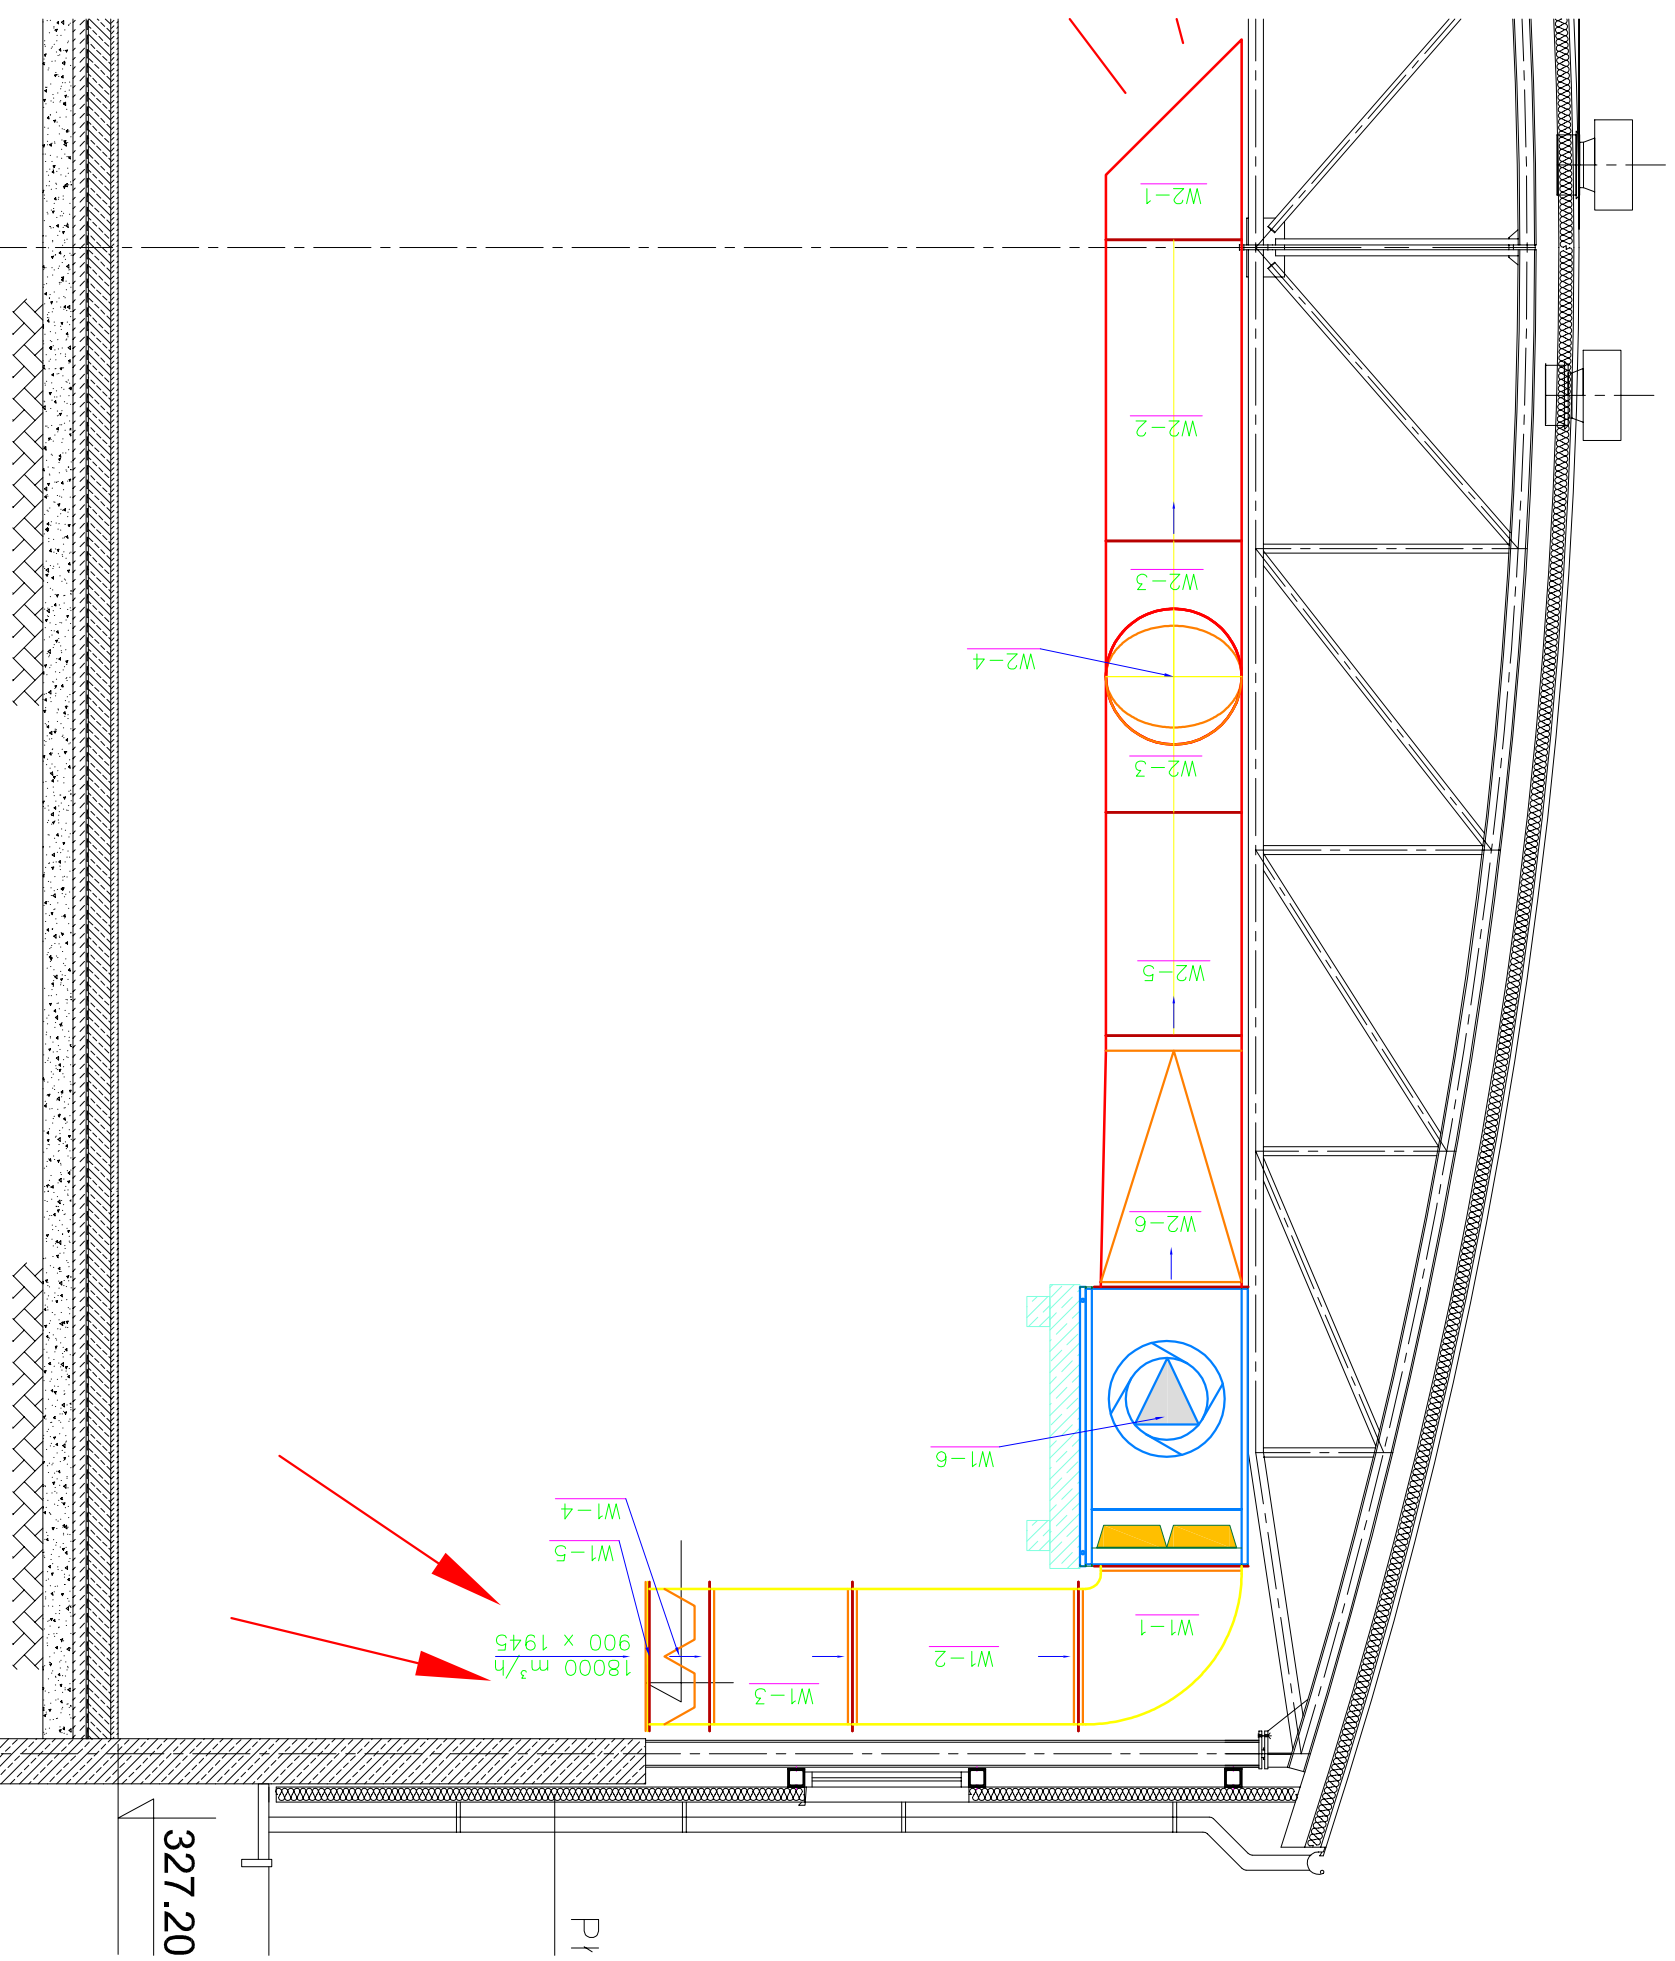

JEDNOSTKA PROJEKTYWNA

Projektowanie sieci i obiektów wod-kan

**KAMFBUD**

NIP: 679-256-51-97

e-mail: kamfbud@gmail.com

tel. 0 660 48 47 46

INWESTOR

Przedsiębiorstwo Wodociągów i Kanalizacji

**"WODNIK" Spółka z o.o.**

w Jeleniej Górze

58-560 Jelenia Góra,

Pl. Piastowski 12

ZADANIE

Modernizacja wewnętrznej instalacji wentylacji w hali Kompostowni Osadu, ob. 45 zlokalizowanej na terenie Miejskiej Oczyszczalni Ścieków w Jeleniej Górze

TYTUL RYSUNKU

**PRZEKRÓJ B-B**

PROJEKTOWAŁ

mgr inż.

**GRZEGORZ FUNEK**

Upr. proj. MAP/0257/POOS/04

w spec. instalacji w zakresie sieci, instalacji urządzeń

deprawnych, wentylacyjnych, gazowych, wodnych

PODPIS

OPRACOWAŁ

mgr inż.

**GRZEGORZ FUNEK**

SKALA:

1:50

DATA:

styczeń 2010

NR RYSUNKU:

4