


SZCZEGÓŁ FILTRA

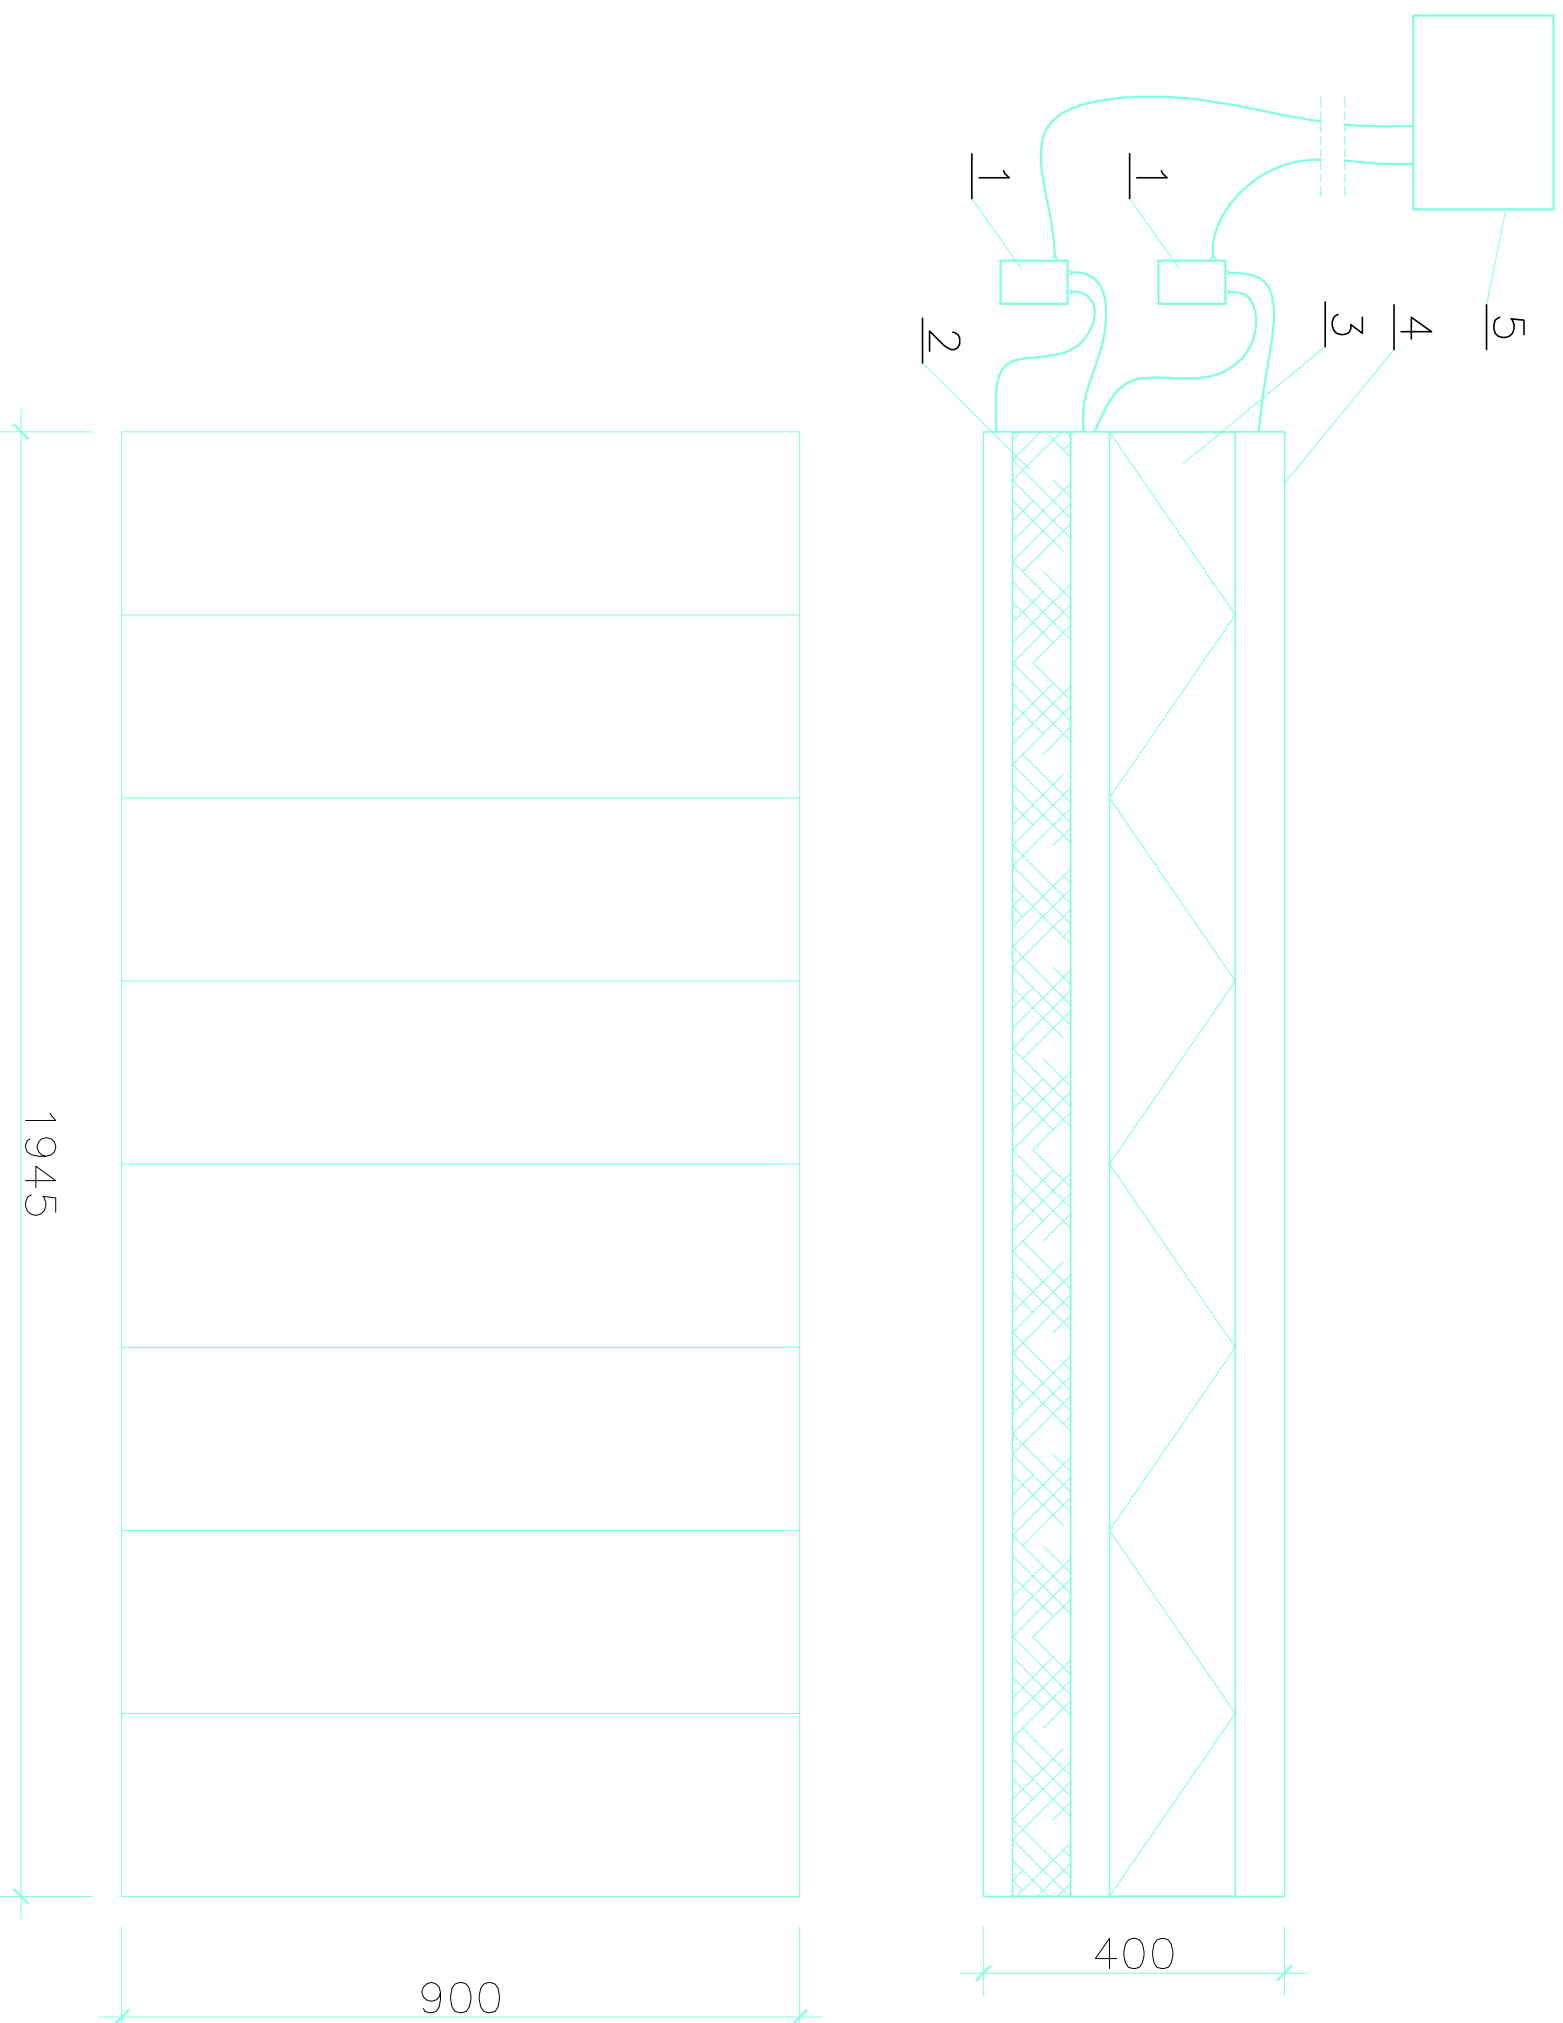

Legenda

- 1—presostat
- 2—mata filtracyjna EU2
- 3—filtr kasetowy EU3
- 4—obudowa
- 5—sygnalizator dźwiękowy i świetlny

JEDNOSTKA PROJEKTYWNA

Projektowanie sieci i obiektów wod-kan
KAMFBUD
NIP: 679-256-51-97
e-mail: kamfbud@gmail.com
tel. 0 660 48 47 46

INWESTOR

Przedsiębiorstwo Wodociągów i Kanalizacji
"WODNIK" Spółka z o.o.
w Jeleniej Górze
58-560 Jelenia Góra,
Pl. Piastowski 12

ZADANIE

Modernizacja wewnętrznej instalacji wentylacji
w hali Kompostowni Osadu, ob. 45
zlokalizowanej na terenie Miejskiej Oczyszczalni
Ścieków w Jeleniej Górze

TYTUŁ RYSUNKU

SZCZEGÓŁ FILTRA

PROJEKTOWAŁ

mgr inż.

GRZEGORZ FUNEK

PODPIS

Upr. proj. MAP/0257/POOS/04
w spec. instalacji w zakresie sieci, instalacji i urządzeń
dla płynów, wentylacyjnych, gazowych, wodnych

OPRACOWAŁ

mgr inż.

GRZEGORZ FUNEK

PODPIS

SKALA:

1:10

DATA:

styczeń 2010

NR RYSUNKU:

6