



®

**Przedsiębiorstwo Wodociągów i Kanalizacji
„WODNIK” Spółka z o.o. w Jeleniej Górze**

**58-560 Jelenia Góra, Pl. Piastowski 12
tel. (0-75) 75-520-91(3), fax (0-75) 75-520-91**

Sąd Rejonowy dla Wrocławia Fabrycznej we Wrocławiu
IX Wydział Gospodarczy Krajowego Rejestru Sądowego
Numer KRS: 0000150045

NIP 611-020-41-61

REGON 230179280

Kapitał zakładowy: 60.972.500,-

Znak pisma **TDI/5000/38/2010**

Jelenia Góra 26-02-2010

SANGAZ
PRACOWNIA PROJEKTOWA INŻYNIERII SANITARNEJ
I GAZOWNICTWA
UL. WOJSKA POLSKIEGO 89/5
58-500 JELENIA GÓRA

Dotyczy: uzgodnienia remontu istniejącej przepompowni zlokalizowanej w Jeleniej Górze przy ul. Batalionów Chłopskich.

W odpowiedzi na pismo z dnia 23-02-2010 r. Tut. Przedsiębiorstwo Wodociągów i Kanalizacji „WODNIK” Sp. z o. o., uzgadnia przedłożony projekt remontu istniejącej przepompowni zlokalizowanej przy ul. Batalionów Chłopskich (dz. nr 17/2).

Wszelkie roboty związane z remontem istniejącej przepompowni prowadzić pod nadzorem i przy udziale uprawnionych przedstawicieli tut. Przedsiębiorstwa PWiK „WODNIK” Sp. z o. o.

Do wiadomości:

1. TOK-w/m
2. A/A

Sprawę prowadzi:

Dział Dokumentacji Technicznej
i Inwestycji
Ryszard Karbownik

WICEPREZES ZARZĄDU
mgr inż. Maroła Lipska



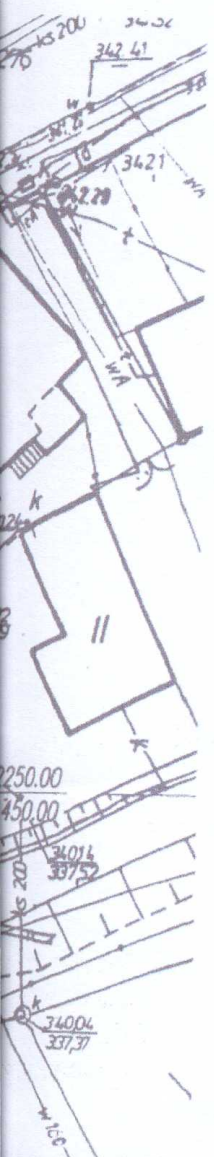
Jelenia Góra 26.02.2010

PRZEDSIĘBIORSTWO
WODOCIĄGÓW I KANALIZACJI
"WODNIK" Sp. z o.o. (1)
58-560 Jelenia Góra, Pl. Piastowski 12
DZIAŁ DOKUMENTACJI TECHNICZNEJ I INWESTYCYJ
tel./fax (075) 75-520-91(3) wew. 112, 120, 123, 129






uzgodniono

PRACOWNIA PROJEKTOWA
INŻYNIERII SANITARNEJ I GAZOWNICTWA SANGAZ
ul. WOJSKA POLSKIEGO 89/5, 58-500 JELENIA GÓRA

[Signature]
inż. Ryszard Kamiński



LEGENDA

-  Projektowany zawór odpowietrzający na istniejącym rurociągu tłocznym
-  Istniejąca przepompownia ścieków
-  Istniejąca kanalizacja grawitacyjna
-  Istniejący rurociąg tłoczny
-  Granice działek

		PRACOWNIA PROJEKTOWA INŻYNIERII SANITARNEJ I GAZOWNICTWA SANGAZ ul. WOJSKA POLSKIEGO 89/5, 58-500 JELENIA GÓRA			
TEMAT: Remont przepompowni ścieków i montaż zaworu odpowietrzającego na rurociągu tłocznym. Jelenia Góra ul. Batalionów Chłopskich.					NR UMOWY:
STADIUM: PROJEKT BUDOWLANY					SKALA: 1:500
TYTUŁ RYSUNKU: Projekt zagospodarowania terenu					
STANOWISKO	IMIĘ I NAZWISKO	NR UPRAWNIENI	DATA	PODPIS	NR PROJEKTU:
PROJEKTANT	mgr inż. Halina Łukaszevska	3/98/JG	02.2010	<i>[Signature]</i>	
ASYSTENT	mgr inż. Katarzyna Panek		02.2010		NR RYS.: 2
SPRAWDZAJĄCY	mgr inż. Anna Wolska	113/DOŚ/07	02.2010	<i>[Signature]</i>	

EGZ DLA PROJEKTANTA