

nr GSP-74401/MOD- 14/2010

OPINIA

Na podstawie art. 27 ust.2 pkt 1 i art. 28 ust. 1 ustawy z dnia 17 maja 1989 r. – Prawo geodezyjne i kartograficzne (Dz. U. z 2005 r. Nr 240, poz. 2027 z póź. zm.) oraz rozdziałów 3 i 5 rozporządzenia Ministra Rozwoju Regionalnego i Budownictwa z dnia 2 kwietnia 2001 r. w sprawie geodezyjnej ewidencji sieci uzbrojenia terenu oraz zespołów uzgadniania dokumentacji projektowej (Dz. U. Nr 38 poz. 455)

**UZGADNIA SIĘ POD WARUNKIEM
uwzględnienia uwag i zaleceń zawartych w niniejszej opinii
dokumentację projektową: PZT - Likwidacja przepompowni i budowa tłoczni ścieków
na dz. nr 83/2 przy ul. Podgórzyńskiej w Jeleniej Górze.**

**Zleceniodawca: Pracownia Projektowa Inżynierii Sanitarnej i Gazownictwa SANGAZ
Halina Łukaszewska
al. Wojska Polskiego 89/5 58-500 Jelenia Góra**

NIP 611-101-93-94

Zlecenie nr

z dnia : 04.02.2010

wpłynęło dnia : 04.02.2010

UWAGI I ZALECENIA

1. Integralną częścią niniejszej opinii jest załącznik graficzny potwierdzony pieczęcią Zespołu Uzgadniania Dokumentacji Projektowej.
2. Uzgodnienie zachowuje ważność przez okres 3 lat pod warunkiem , że nie zaistnieją przypadki wyszczególnione w § 13 ust. 2 w/w rozporządzenia.
3. Wszelkie zmiany usytuowania projektowanych sieci i przyłączy podlegają ponownemu uzgodnieniu w ZUDP.
4. Stosownie do przepisów prawa budowlanego projekt należy opracować geodezyjnie uwzględniając normatywne odległości od istniejącego i projektowanego uzbrojenia podziemnego oraz innych obiektów budowlanych.
5. Inwestor zobowiązany jest do zapewnienia wyznaczenia i pomiarów powykonawczych obiektów budowlanych przez uprawnione jednostki wykonawstwa geodezyjnego. Pomiary powykonawcze sieci uzbrojenia podziemnego należy wykonywać przed ich zakryciem.
6. Prace ziemne w pobliżu istniejących sieci należy wykonywać ręcznie i pod nadzorem ich właścicieli. Skrzyżowania i zbliżenia wykonać zgodnie z obowiązującymi normami.
7. Kopie niniejszej opinii wraz z załącznikami należy przekazać jednostce wykonawstwa geodezyjnego, która będzie wytyczać sieci i obiekty w terenie.

Z up. PREZYDENTA MIASTA



Andrzej Jelenia
GEODETA MIASTA

projektowych

JELENIĘJ GÓRZE
 Dokumentacja
 przy ul. Struga 21 e

nr 1-53/2010

GEODETA UPRAWNIONY
Antoni Prusak
 58-560 JELENIA GÓRA
 ul. Struga 21 e
 nr upr. zawodowego 11284

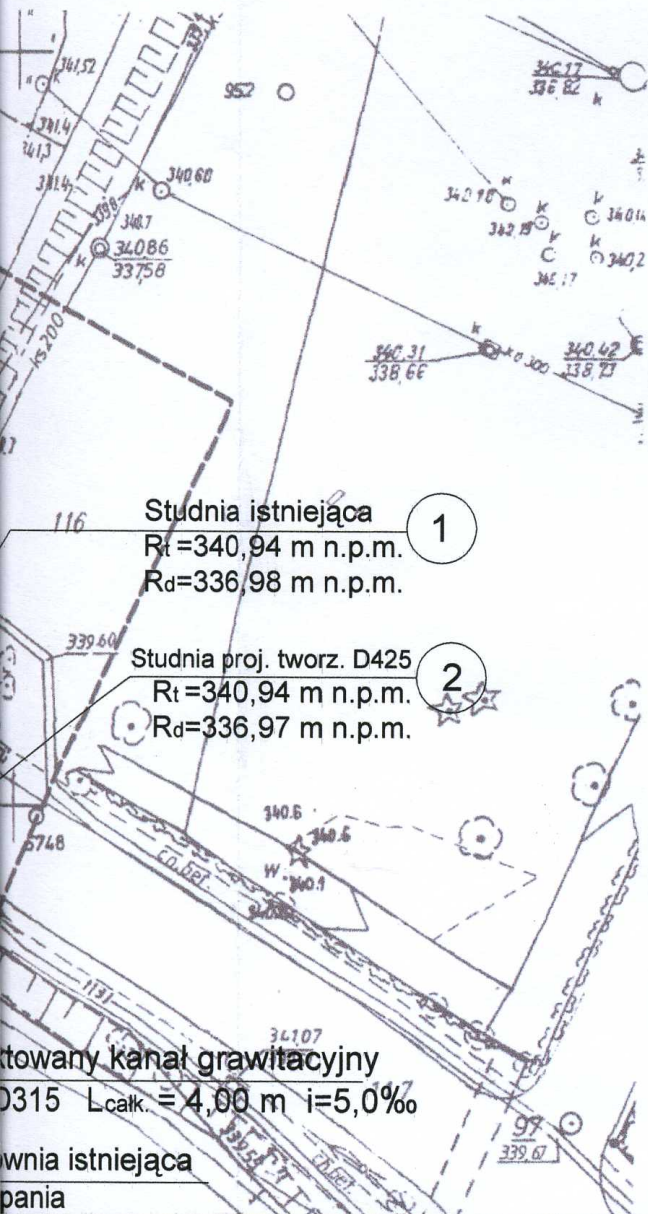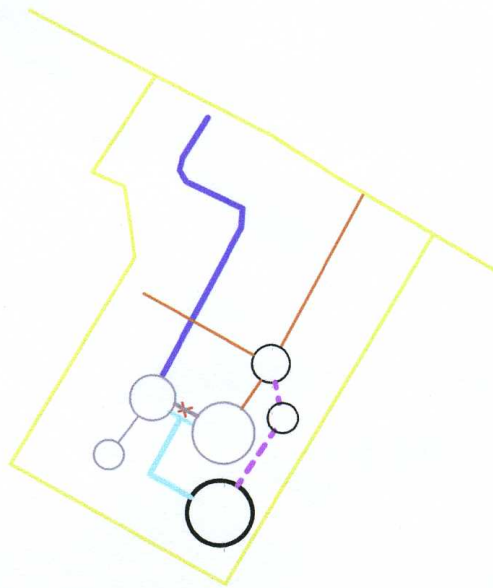

Studnia istniejąca ①
 Rt=340,94 m n.p.m.
 Rd=336,98 m n.p.m.

Studnia proj. twor. D425 ②
 Rt=340,94 m n.p.m.
 Rd=336,97 m n.p.m.


projektowany kanał grawitacyjny
 D315 L_{całk.} = 4,00 m i=5,0‰

studnia istniejąca
 studnia

MIEJSKI OSRODEK DOKUMENTACJI
 GEODEZYJNEJ I KARTOGRAFICZNEJ
 Zespół Usługownia Dokumentacji Projektowej
 Zastępczyni do opinii nr 14/2010
 z dnia 2010-02-18

- Projektowany kanał grawitacyjny PVC D315
- Projektowany rurociąg tłoczny PE D160
- Istniejące kanały grawitacyjne - do wykorzystania
- Istniejący rurociąg tłoczny - do wykorzystania
- Rurociąg tłoczny - do likwidacji
- Granice działek

PRACOWNIA PROJEKTOWA					
SANGAZ					
INŻYNIERII SANITARNEJ I GAZOWNICTWA SANGAZ ul. WOJSKA POLSKIEGO 89/5, 58-500 JELENIA GÓRA					
TEMAT: Likwidacja istniejącej przepompowni i budowa tłoczni ścieków przy ul. Podgórzeńskiej w Jeleniej Górze - działka nr 83/2.					NR UMOWY:
STADIUM: PROJEKT BUDOWLANY					SKALA: 1:500
TYTUŁ RYSUNKU: Projekt zagospodarowania terenu					
STANOWISKO	IMIĘ I NAZWISKO	NR UPRAWNIENI	DATA	PODPIS	NR PROJEKTU:
PROJEKTANT	mgr inż. Halina Łukaszewska	3/98/JG	02.2010		
ASYSTENT	mgr inż. Katarzyna Panek		02.2010		NR RYS.: 2
SPRAWDZAJĄCY	mgr inż. Anna Wolska	113/DOŚ/07	02.2010		

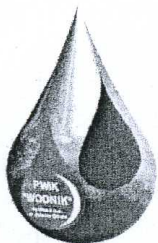

®

**Przedsiębiorstwo Wodociągów i Kanalizacji
„WODNIK” Spółka z o.o. w Jeleniej Górze**

**58-560 Jelenia Góra, Pl. Piastowski 12
tel. (0-75) 75-520-91(3), fax (0-75) 75-520-91**

Sąd Rejonowy dla Wrocławia Fabrycznej we Wrocławiu
IX Wydział Gospodarczy Krajowego Rejestru Sądowego
Numer KRS: 0000150045

NIP 611-020-41-61

REGON 230179280

Kapitał zakładowy: 60.972.500,-

Znak pisma **TDI/5000/26/2010**

L.DZ. 1049

Jelenia Góra 18-02-2010

SANGAZ

PRACOWNIA PROJEKTOWA INŻYNIERII SANITARNEJ
I GAZOWNICTWA

**UL. WOJSKA POLSKIEGO 89/5
58-500 JELENIA GÓRA**

Dotyczy: uzgodnienia przebudowy kanalizacji sanitarnej zlokalizowanej w Jeleniej Górze przy ul. Podgórzeńskiej, obejmującej likwidację przepompowni i montaż tłoczni.

W odpowiedzi na pismo z dnia 16-02-2010 r. Tut. Przedsiębiorstwo Wodociągów i Kanalizacji „WODNIK” Sp. z o. o., uzgadnia przedłożony projekt przebudowy kanalizacji sanitarnej zlokalizowanej w Jeleniej Górze przy ul. Podgórzeńskiej, obejmującej likwidację istniejącej przepompowni i montaż tłoczni.

Wszelkie roboty związane z przebudową istniejącej kanalizacji sanitarnej, likwidację przepompowni oraz montaż tłoczni prowadzić pod nadzorem i przy udziale uprawnionych przedstawicieli tut. Przedsiębiorstwa PWiK „WODNIK” Sp. z o. o.

Do wiadomości:

1. TOK-w/m
2. A/A

Sprawę prowadzi:

Dział Dokumentacji Technicznej
i Inwestycji
Ryszard Karbownik



WICEPREZES ZARZĄDU
mgr inż. *[Signature]*

w projektowych

500

A JELENIEJ GÓRY
 Dokumentacja
 techniczna w Jeleniej Górze
 1-53/2010

GEODETA UPRAWNIONY
Antoni Prusak
 58-560 JELENIA GÓRA
 ul. Struga 21 a
 nr upr. zawodowego 11282

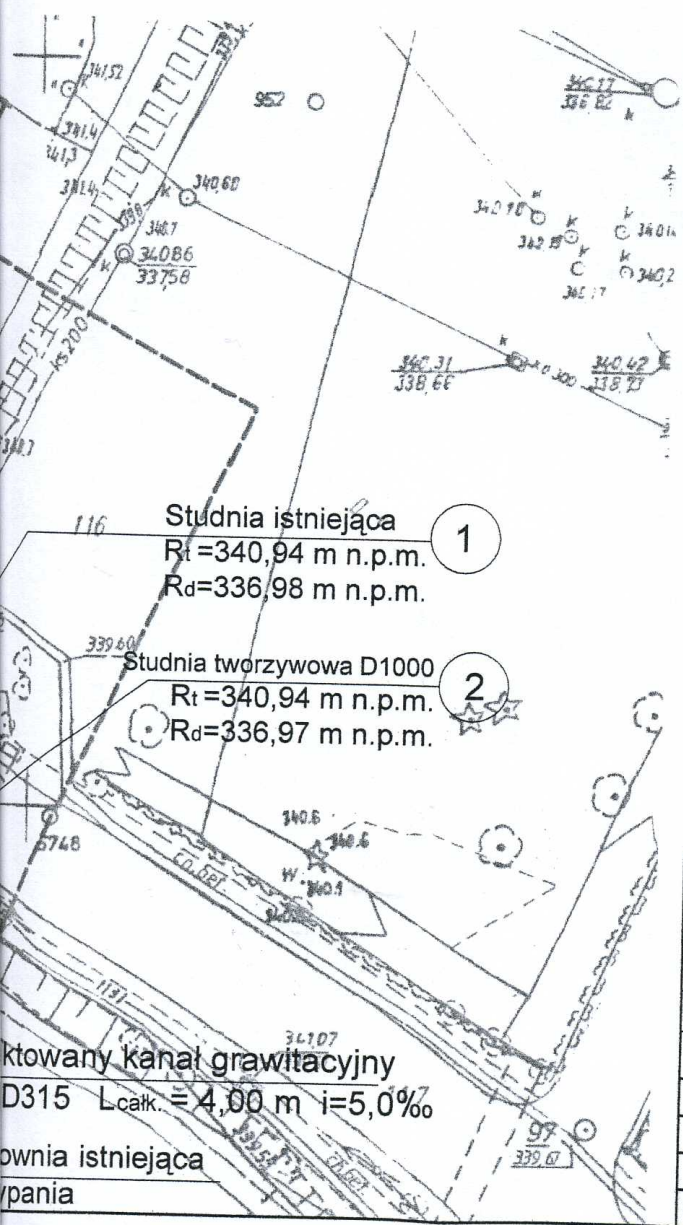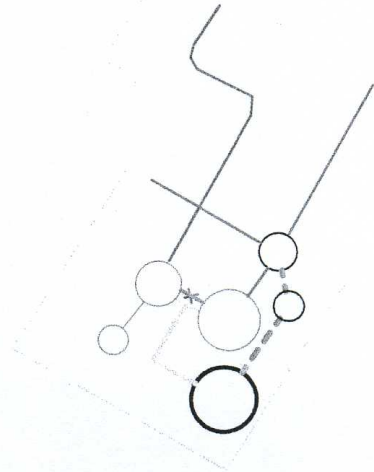

Studnia istniejąca ①
 Rt=340,94 m n.p.m.
 Rd=336,98 m n.p.m.

Studnia tworzywowa D1000 ②
 Rt=340,94 m n.p.m.
 Rd=336,97 m n.p.m.

Projektowany kanał grawitacyjny
 D315 L_{całk.} = 4,00 m i=5,0‰

Stacja istniejąca
 Wpompownia

Jelenia Góra 18.2.10
PRZEDSIĘBIORSTWO
WODOCIĄGÓW I KANALIZACJI
"WODNIK" Sp. z o.o. (1)
 58-560 Jelenia Góra, Pl. Piastowski 12
 DZIAŁ DOKUMENTACJI TECHNICZNEJ I INWESTYCYJ
 tel./fax (075) 75-520-91(3) wew. 112, 120, 128, 129
uzupełniono

PWIK „WODNIK” Sp. z o.o. w Jeleniej Górze
Z-CIA KIEROWNIKA DZIAŁU
 Dokumentacji Technicznej i Inwestycji
[Signature]
 inż. Ryszard Karbownik

- Projektowany kanał grawitacyjny PVC D315
- Projektowany rurociąg tłoczny PE D160
- Istniejące kanały grawitacyjne - do wykorzystania
- Istniejący rurociąg tłoczny - do wykorzystania
- Rurociąg tłoczny - do likwidacji
- Granice działek

PRACOWNIA PROJEKTOWA		INŻYNIERII SANITARNEJ I GAZOWNICTWA SANGAZ			
SANGAZ		ul. WOJSKA POLSKIEGO 89/5, 58-500 JELENIA GÓRA			
TEMAT: Przebudowa kanalizacji sanitarnej - likwidacja przepompowni i montaż tłoczni ścieków.					NR UMOWY:
STADIUM: PROJEKT BUDOWLANY					SKALA: 1:500
TYTUŁ RYSUNKU: Projekt zagospodarowania terenu					
STANOWISKO	IMIĘ I NAZWISKO	NR UPRAWNIENI	DATA	PODPIS	NR PROJEKTU:
PROJEKTANT	mgr inż. Halina Łukaszewska	3/98/JG	02.2010	<i>[Signature]</i>	
ASYSTENT	mgr inż. Katarzyna Panek		02.2010	<i>[Signature]</i>	NR RYS.:
SPRAWDZAJĄCY	mgr inż. Anna Wolska	113/DOŚ/07	02.2010	<i>[Signature]</i>	2